



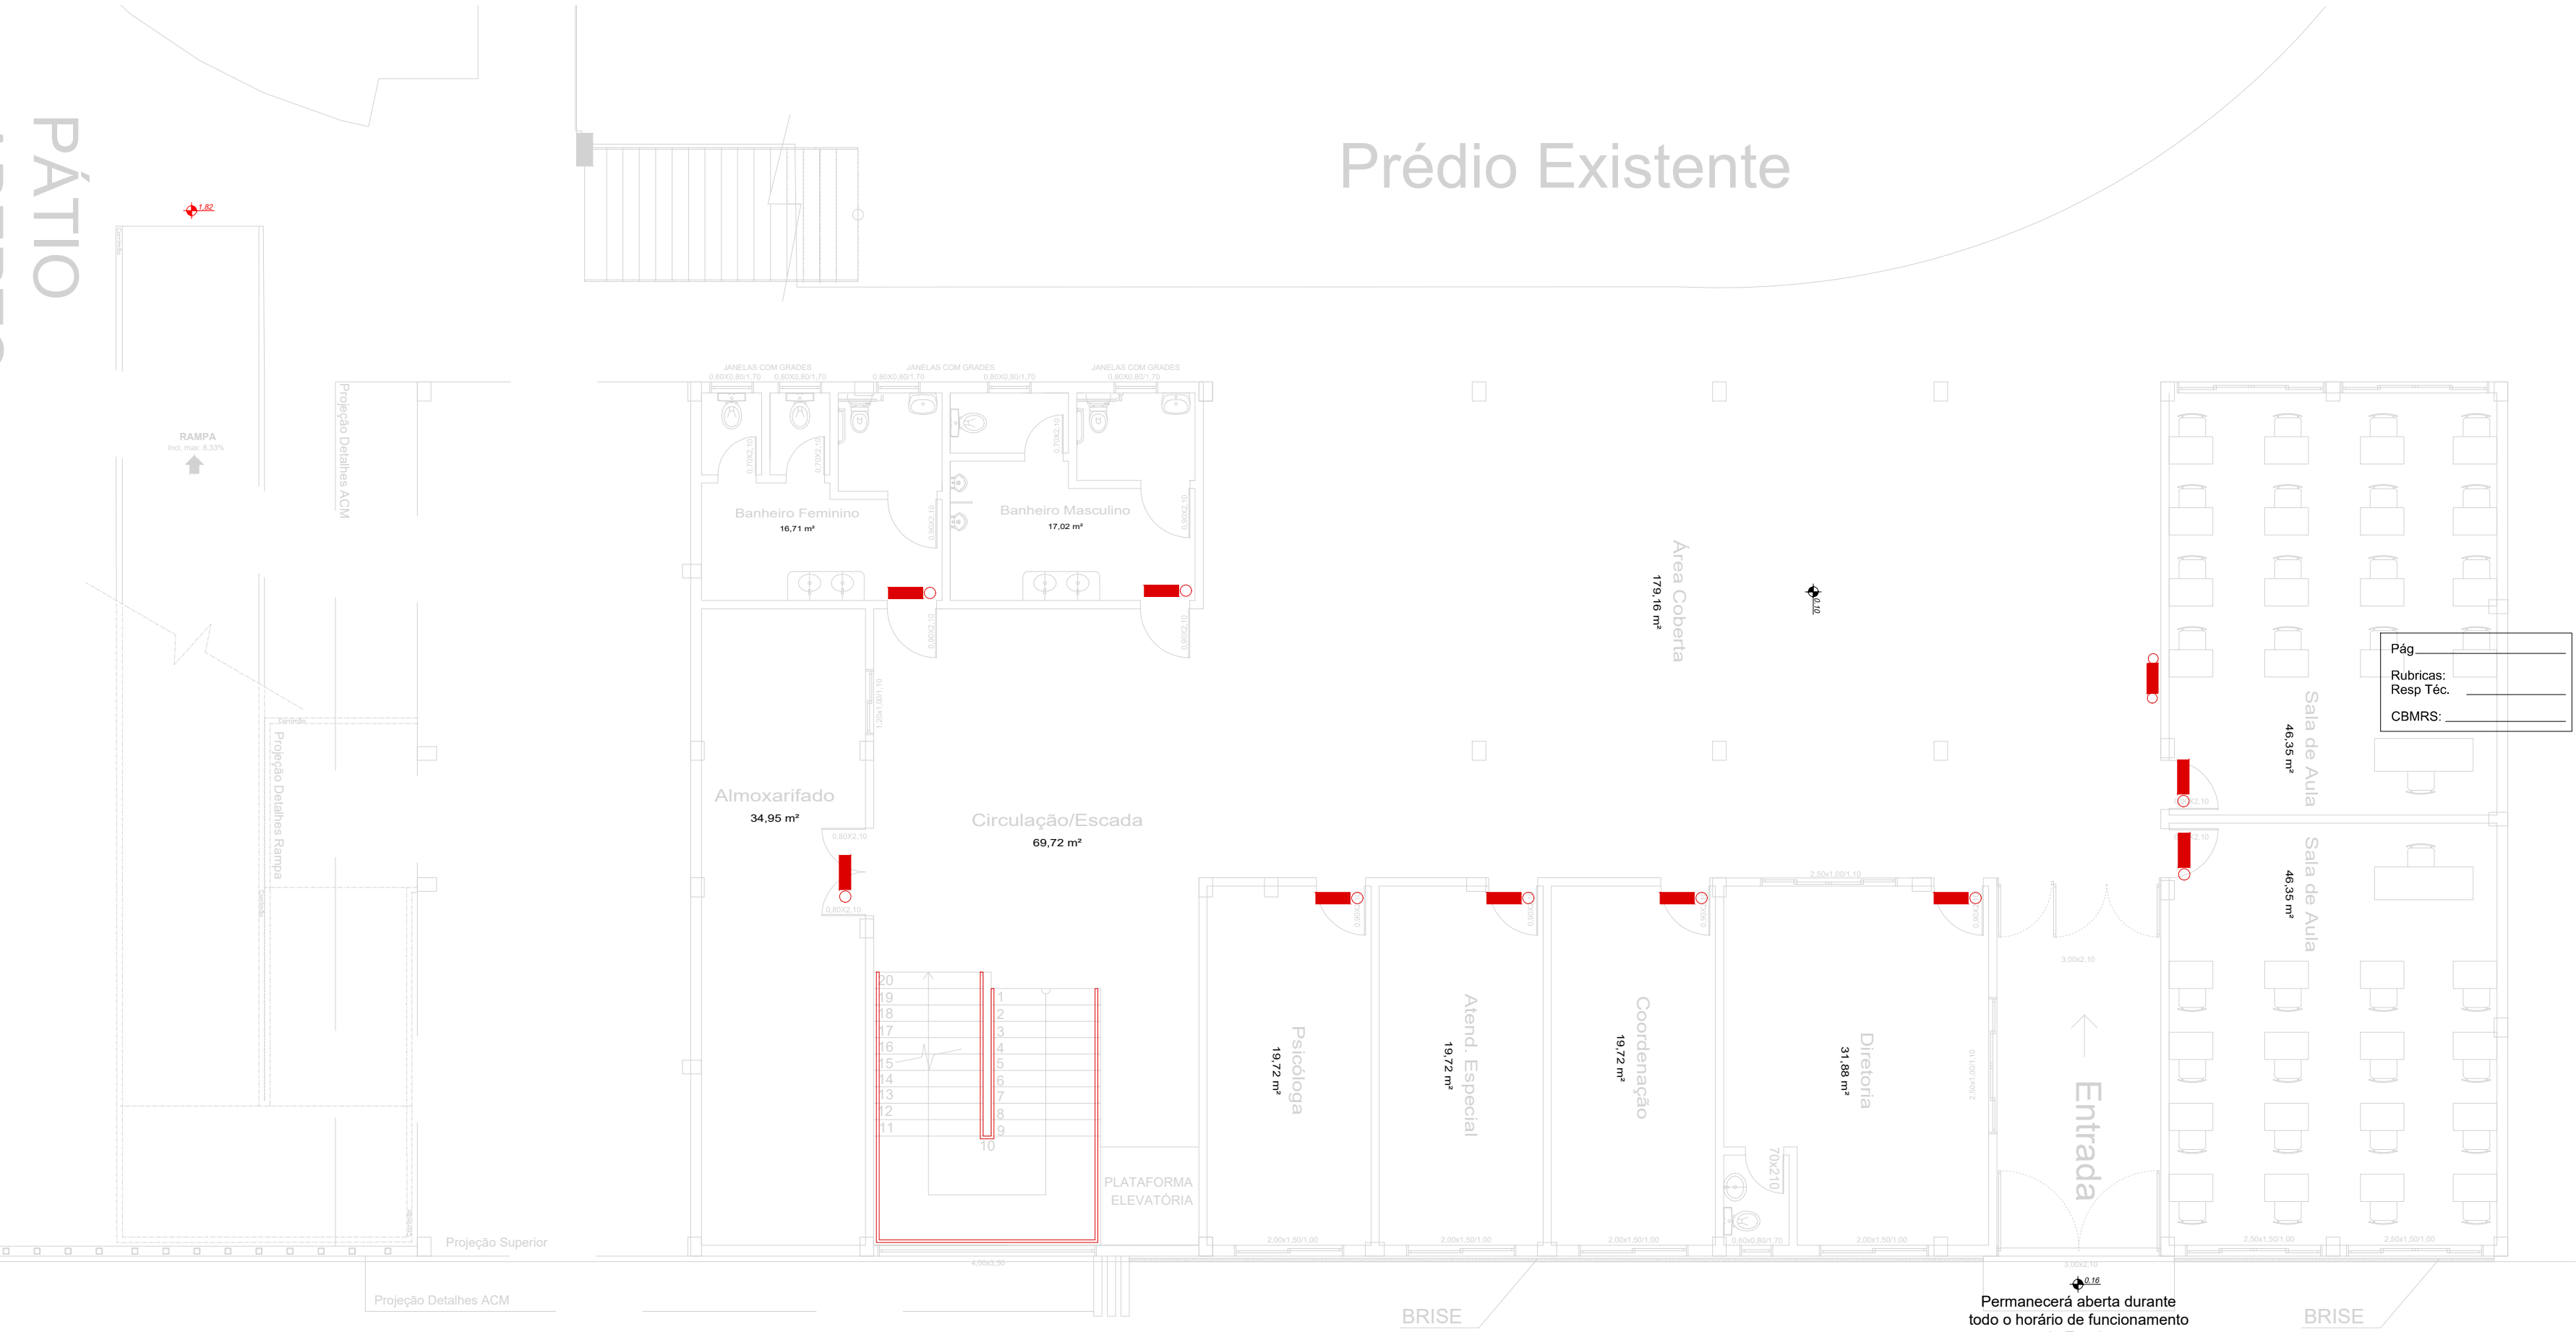

1 Planta Baixa Térreo
1:100 ÁREA NOVA= 612,00 m²

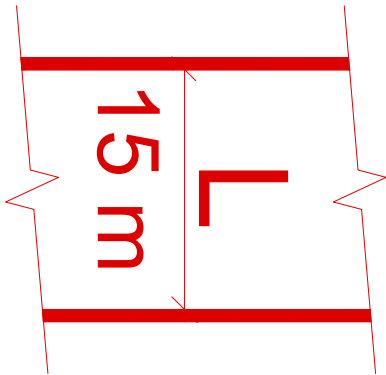

SIMBOLOGIA EM ACORDO COM RT nº 05, PARTE 08 de 2016 e NBR 13432		
	Simbologia	Descrição
Extintores Portáteis e Sobre Rodas		Extintor de Água Pressurizada AP
		Extintor de Pó Químico - Fogo classe B e C
		Extintor de Pó Químico - Fogo classe A, B e C
		Extintor de Gás Carbônico - CO2
		Extintor de Espuma Mecânica - Fogo classe A, B.
Hidrantes e Mangotinho		Placa Extintor de Incêndio
		Sistema de Mangotinho
		Sistema de Hidrante Simples
		Sistema de Hidrante Duplo
		Dispositivo de Recalque Simples
		Reserva de Incêndio
		Bomba de Recalque de Água
		Placa Indicativa de Mangotinho
		Placa Indicativa Abrigo de Mangueira e Hidrante
		Placa Indicativa de Hidrante
Alarma de Incêndio		Acionador Manual
		Central de Detecção e Alarme e Avisador Sonoro
		Detector de incêndio
		Placa Comando Manual de Alarme ou Bomba
		Placa Alarme Sonoro
Saída de Emergência		Barra Anti - Pânico
		Porta Corta Fogo
		Ponto de Iluminação de Emergência 30x0,1W
		Ponto de Iluminação de Emergência 2x55W
		Ponto de Iluminação de Balizamento
		Placa Sentido da Saída de Emergência (Direita)
		Placa Sentido da Saída de Emergência (Esquerda)
		Placa Sentido da Saída de Emergência (Frente)
		Placa Escada de Emergência
		Placa Saída de Emergência
		Placa Número do Pavimento
		Placas Instruções Para Porta Corta-Fogo
Acesso de Viaturas		Pórtico de acesso a viaturas
		Vias de Acesso Interno
SPDA e GLP		Elementos Corta-Fogo
		Aterramento SPDA
		Captor Franklin
Alerta e Proibição		Tubulação de GLP
		Placa Proibido Fumar
		Placa Proibido Utilizar o Elevador em Incêndio
		Placa Alerta de Risco de Choque Elétrico

Folha:
04

**PREFEITURA DE
TAPEJARA**
Rua do Comércio, 1468 - Centro
Tapejara-RS
Fone: (54)3344-4700

Projeto: **Ampliação - Escola Leonel de Moura Brizola - PPCI**

Prancha: **PPCI - Pavimento Térreo Iluminação de Emergência**

Local: **Rua do Comércio - Tapejara/RS**

Responsáveis Técnicos:

Andreia Eugênia Faresin CREA RS 097148	Elisabete Pires da Silva CREA RS 242938	Roberto Pires da Silva CREA RS 160132
---	--	--

Data: Novembro/2021	Área: 1.171,45 m²	Escala: 1:100	Desenho: Eng. Elisabete Pires
-------------------------------	-----------------------------	-------------------------	---