


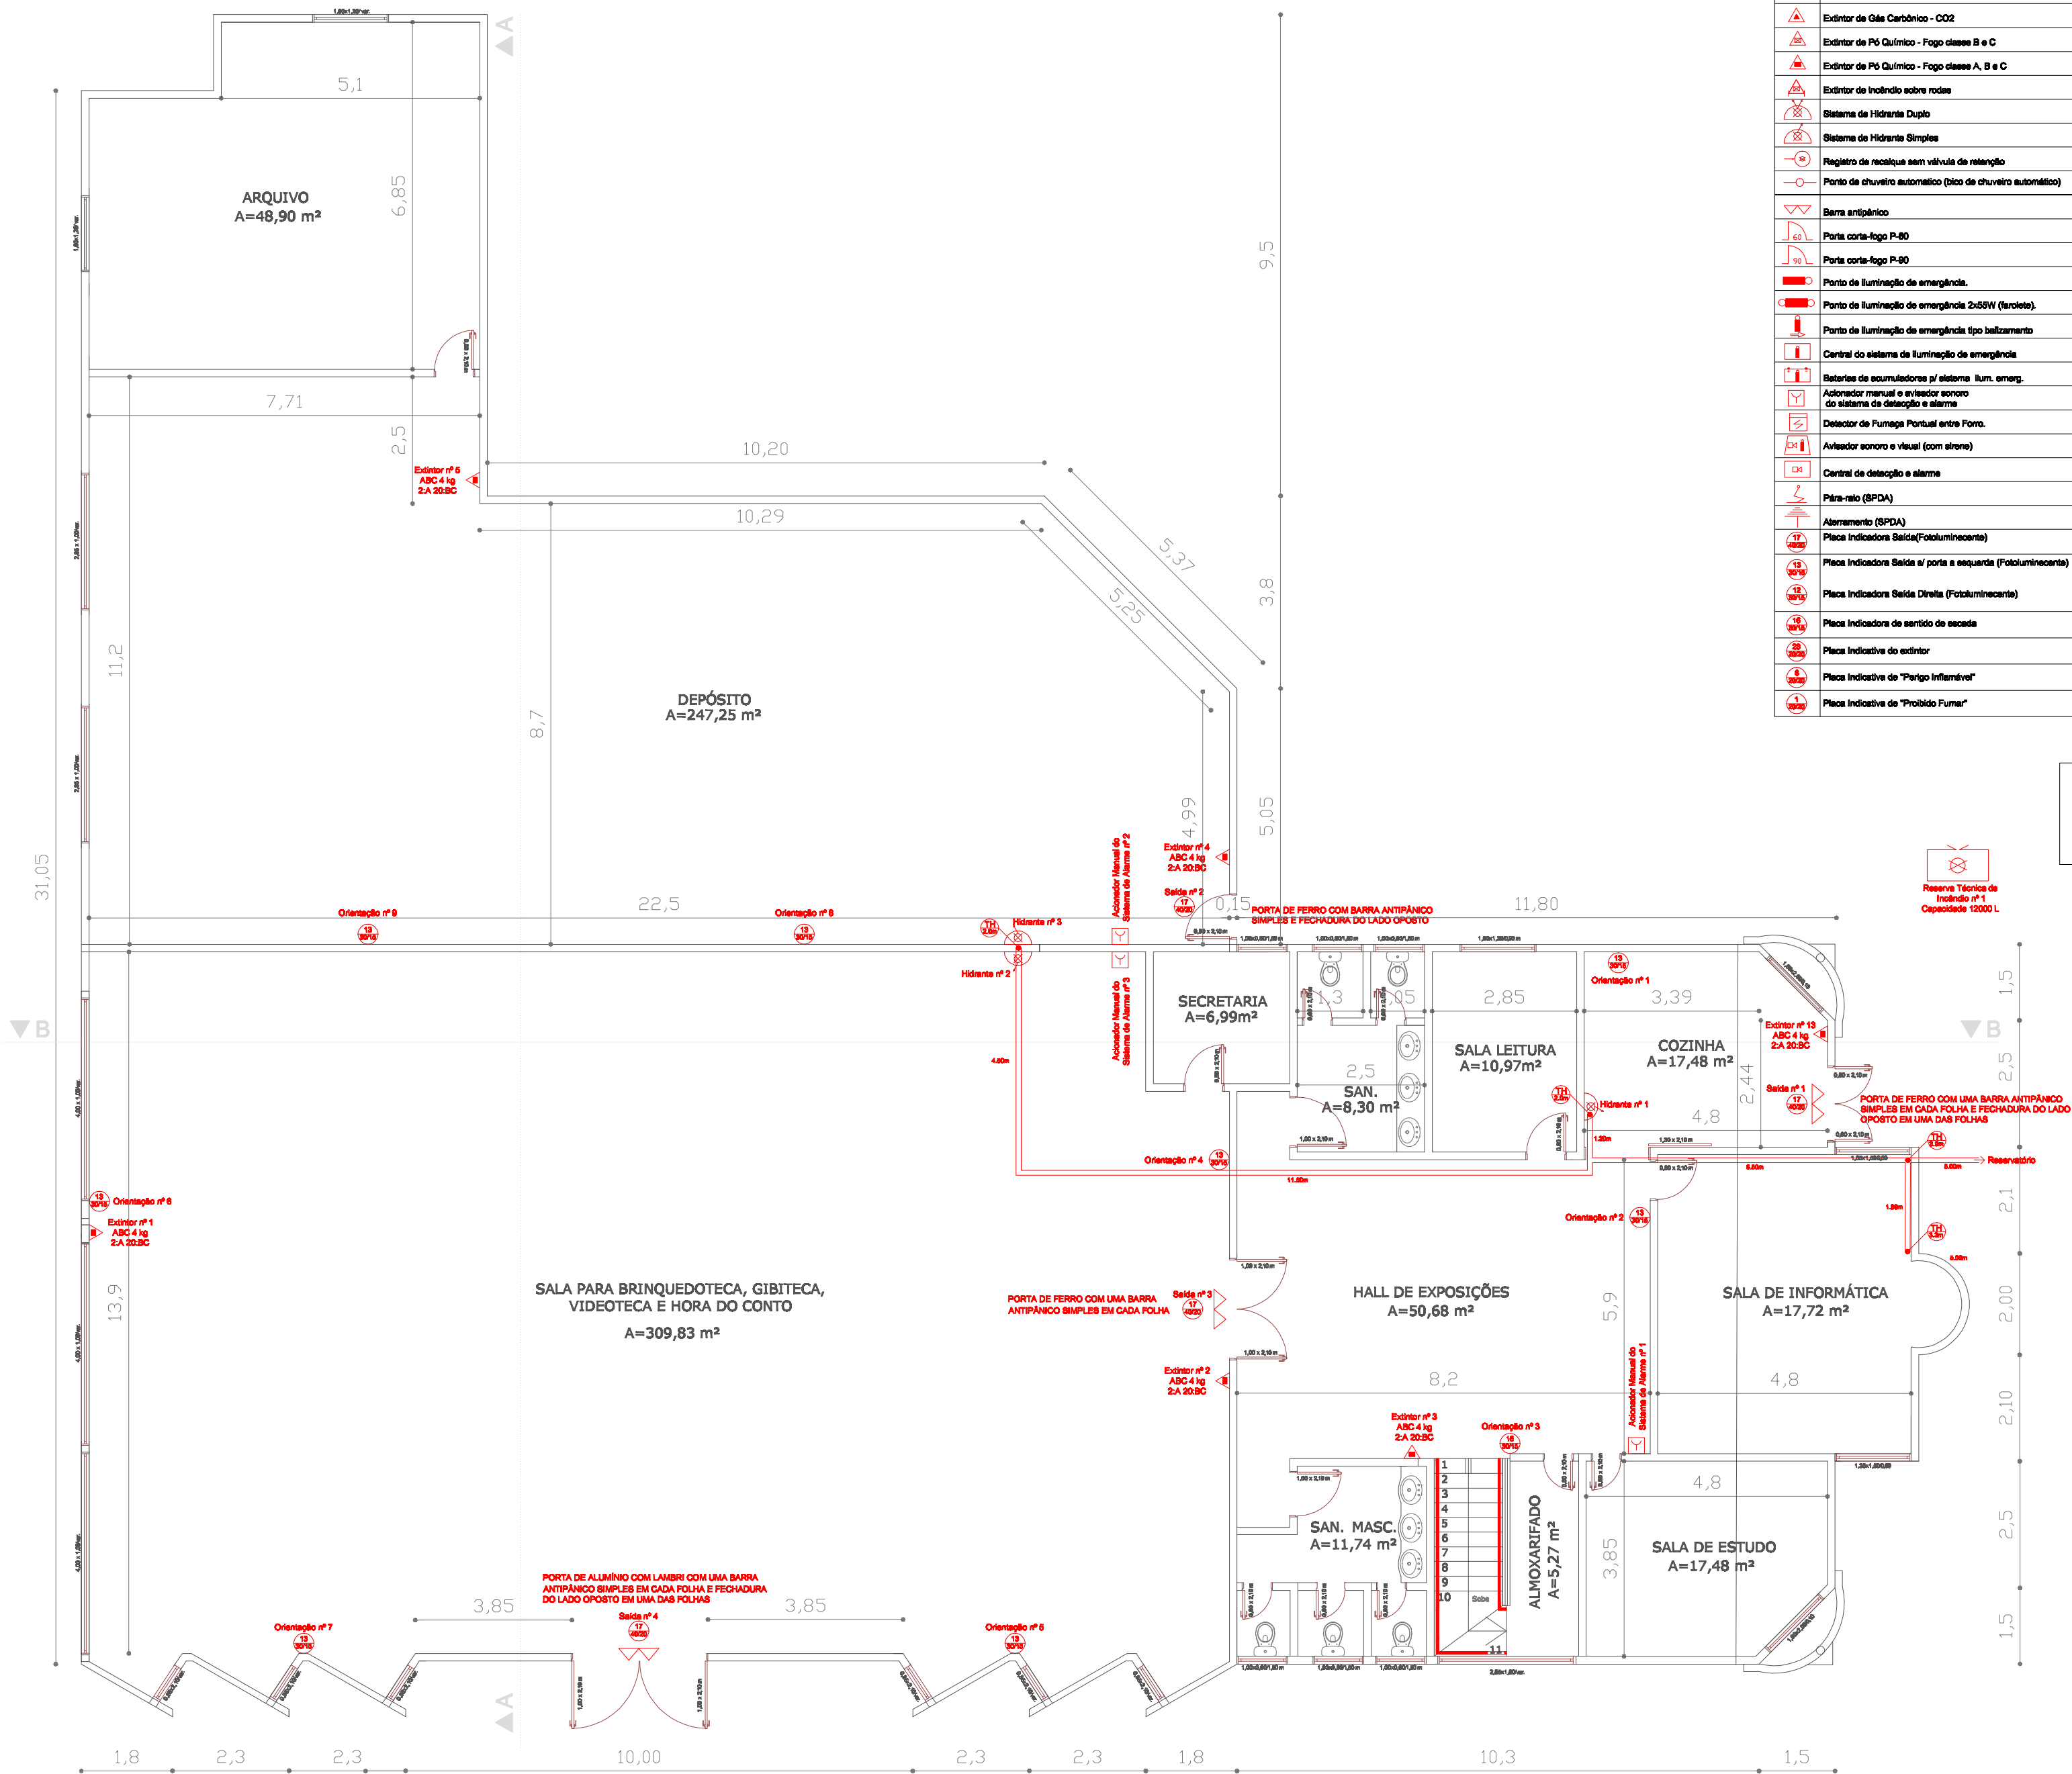

Sím.	Denominação:
	Extintor de Água Pressurizada
	Extintor de Gás Carbônico - CO2
	Extintor de Pó Químico - Fogo classe B e C
	Extintor de Pó Químico - Fogo classe A, B e C
	Extintor de Incêndio sobre rodas
	Sistema de Hidrante Duplo
	Sistema de Hidrante Simples
	Registro de recalque sem válvula de retenção
	Ponto de chuveiro automático (pico de chuveiro automático)
	Barras antipânico
	Porta corta-fogo P-80
	Porta corta-fogo P-90
	Ponto de iluminação de emergência
	Ponto de iluminação de emergência 2x55W (fluores).
	Ponto de iluminação de emergência tipo batimento
	Central do sistema de iluminação de emergência
	Baterias de acumuladores p/ sistema lum. emerg.
	Acionador manual e avisador sonoro do sistema de detecção e alarme
	Detector de Fumaça Pontual entre Foros.
	Avisador sonoro e visual (com sirene)
	Central de detecção e alarme
	Pára-raio (SPDA)
	Atenuamento (SPDA)
	Placa Indicadora Saída (Fotoluminescente)
	Placa Indicadora Saída a/ porta e esquerda (Fotoluminescente)
	Placa Indicadora Saída Direta (Fotoluminescente)
	Placa Indicadora de sentido de escape
	Placa Indicativa do extintor
	Placa Indicativa de "Perigo Inflamável"
	Placa Indicativa de "Proibido Fumar"

Pág.:
Rúbricas:

01

PLANTA BAIXA DO TÉRREO

ÁREA TOTAL: 789,47 m²

	ASSUNTO: PLANO DE PREVENÇÃO CONTRA INCÊNDIO	TIPO: EDIFICAÇÃO DE ALVENARIA
	PRANCHA: PLANTA BAIXA TÉRREO	
	ENDEREÇO: RUA CORONEL GERVÁSIO, 510	BAIRRO: CENTRO
	CIDADE: TAPEJARA - RS	CEP: 99950-000
PROJETO:	PROPRIETÁRIO:	ÁREA: 1890,98 m²
		ESCALA: 1:100
		DATA: MAIO/2019
EVERTON TRIGO RODRIGUES CREA-RS 210677		CENTRO CULTURAL DE TAPEJARA
		PRANCHA 01