

Pontos Cabeamento Estruturado			
Identificação do Ponto	De	Para	Descrição
PT01001	RC01-SW01-P01	RC01-PP01-P01	Mesa Direção
PT01002	RC01-SW01-P02	RC01-PP01-P02	Mesa Secretária
PT01003	RC01-SW01-P03	RC01-PP01-P03	Impressora Secretária
PT01004	RC01-SW01-P04	RC01-PP01-P04	Impressora Sala dos Professores
PT01005	RC01-SW01-P05	RC01-PP01-P05	Mesa 1 Sala dos Professores
PT01006	RC01-SW01-P06	RC01-PP01-P06	Mesa 2 Sala dos Professores
PT01007	RC01-SW01-P07	RC01-PP01-P07	Sala 01
PT01008	RC01-SW01-P08	RC01-PP01-P08	Sala 09
PT01009	RC01-SW01-P09	RC01-PP01-P09	Roteador Rede Wifi
PT01010	RC01-SW01-P10	RC01-PP01-P10	Sala 07
PT01011	RC01-SW01-P11	RC01-PP01-P11	Sala 06
PT01012	RC01-SW01-P12	RC01-PP01-P12	Sala 05
PT01013	RC01-SW01-P13	RC01-PP01-P13	Sala 04
PT01014	RC01-SW01-P14	RC01-PP01-P14	Sala 03
PT01015	RC01-SW01-P15	RC01-PP01-P15	Sala 02
PT01016	RC01-SW01-P16	RC01-PP01-P16	Central Telefone IP
PT01017	RC01-SW01-P17	RC01-PP01-P17	Central de Alarme
PT01018	RC01-SW01-P18	RC01-PP01-P18	Nobreak


MAPA DE CABOS
SEM ESCALA

DETALHE MONTAGEM RACK FECHADO
SEM ESCALA


OBRA (CREDE MEMORIAL)

LOCAL: SALA MEMORIAL

PRODUTO A INSTALAR	QUANTIDADE	UNID. TOTAL
PATCH PANEL (48 PORTAS)	1	3
SWITCH ETHERNET (48 PORTAS)	1	1
ORGANIZADOR DE CABOS HORIZONTAL	1	5
TAMPA CESA	1	5
ROTEADOR	1	2
NÃO SE CANAIS		
TOTAL (UN)		20

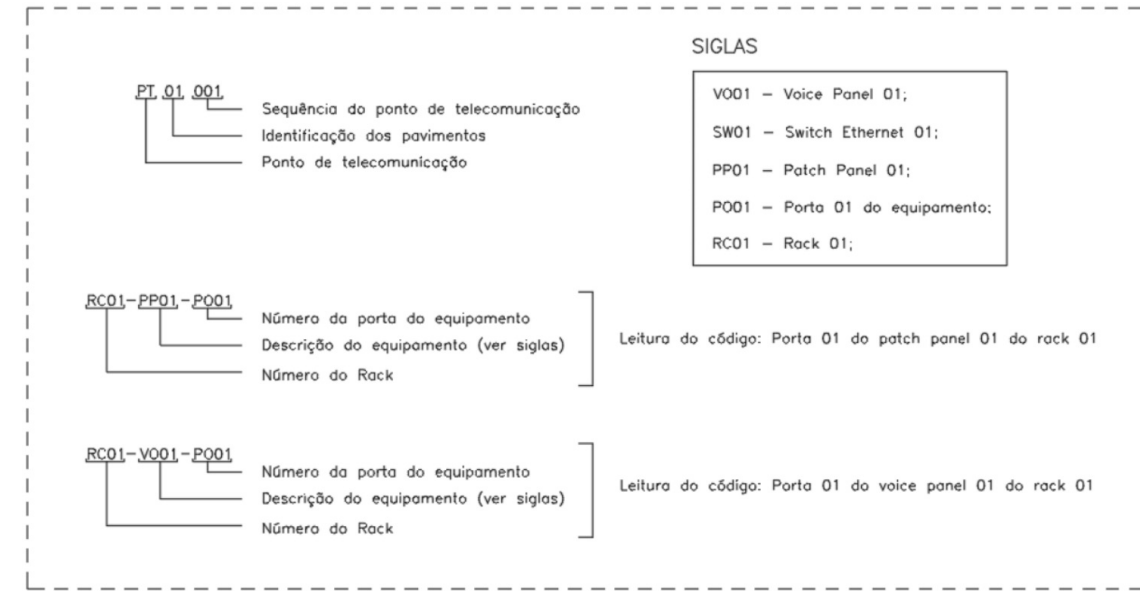

LEITURA DA ORIGEM E DESTINO DOS PONTOS DE CAB.
SEM ESCALA

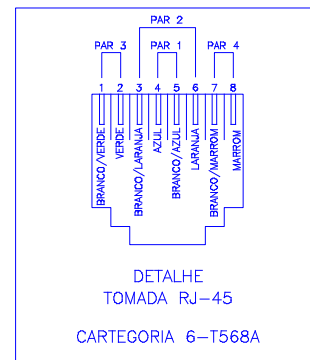

Indicação Pontos de Cabeamento Estruturado
1/50

DESENHOS DE REFERÊNCIA		
NÚMERO	DESCRIÇÃO	CÓDIGO
01/07	Projeto Elétrico - Iluminação e Tomadas (Subsolo)	ELE1
02/07	Projeto Elétrico - Iluminação e Tomadas (Subsolo - Teto)	ELE2
03/07	Projeto Elétrico - Iluminação e Tomadas (Térreo - Piso)	ELE3
04/07	Projeto Lógico - Monitoramento e Cab. Estruturado (Térreo)	LOG1
05/07	Projeto Lógico - Indicação Pontos de Cab. Estruturado	ICE
06/07	Diagrama Unifilar Geral - Quadros de Carga	DMQ
07/07	Detalhe de Montagem Quadro de Disjuntivos	UNF

00	Emissão Inicial	03/01/2025	Taiane Sossella Pasquali	Eng. Pedro H. Parizson
REVISÃO	DISCRIMINAÇÃO	DATA	PROJETISTA	REVISADO
QUADRO DE REVISÕES				
PROJETO: Taiane Sossella Pasquali			DESENHOS FORNECIDOS PARA:	
RESPONSÁVEL TÉCNICO: Eng. Oberdan Savaris			ASSINATURA DO CLIENTE:	
CREA: 174780 RS			OBRAS: 174780 RS	
DESCRIÇÃO: Indicação Pontos de Cabeamento Estruturado			OBRAS: 174780 RS	
PLANTA: Planta Executiva (ICE)			OBRAS: 174780 RS	
CLIENTE: Prefeitura Municipal de Tapajara			OBRAS: 174780 RS	
OBRA: Nova Creche Municipal			OBRAS: 174780 RS	
LOCAL: Rua Henrique Dall'igna, Treze de Maio, Tapajara-RS			OBRAS: 174780 RS	
ESCALA: 1:50			DATA: 03/01/2025	
FOLHA: A1+718			PÁGINA: 5 / 7	